

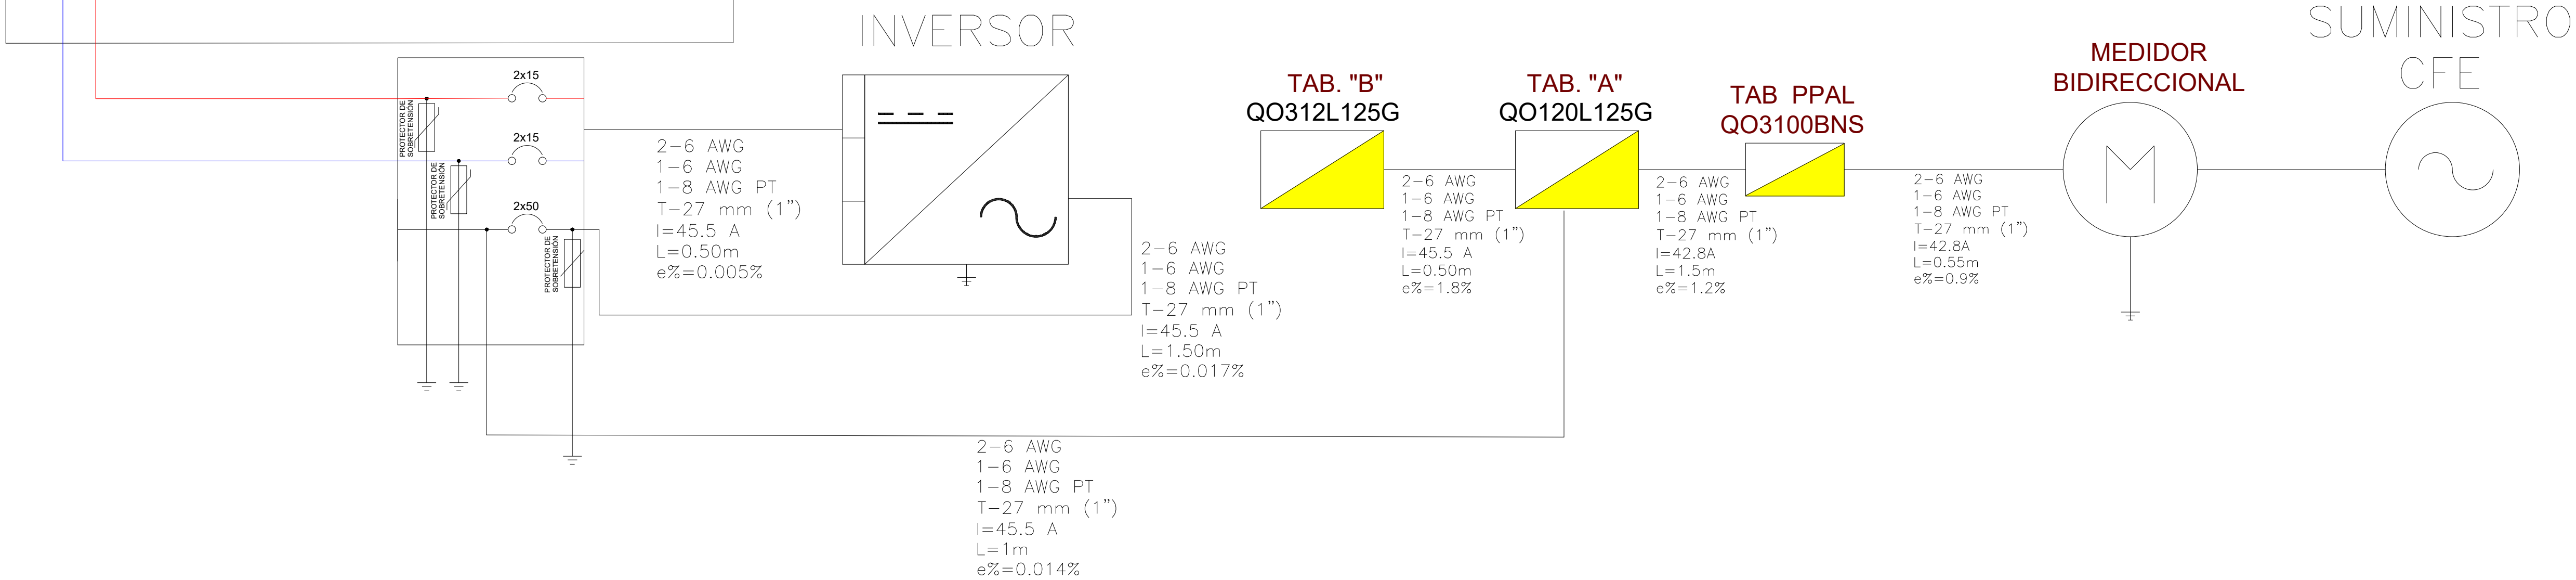


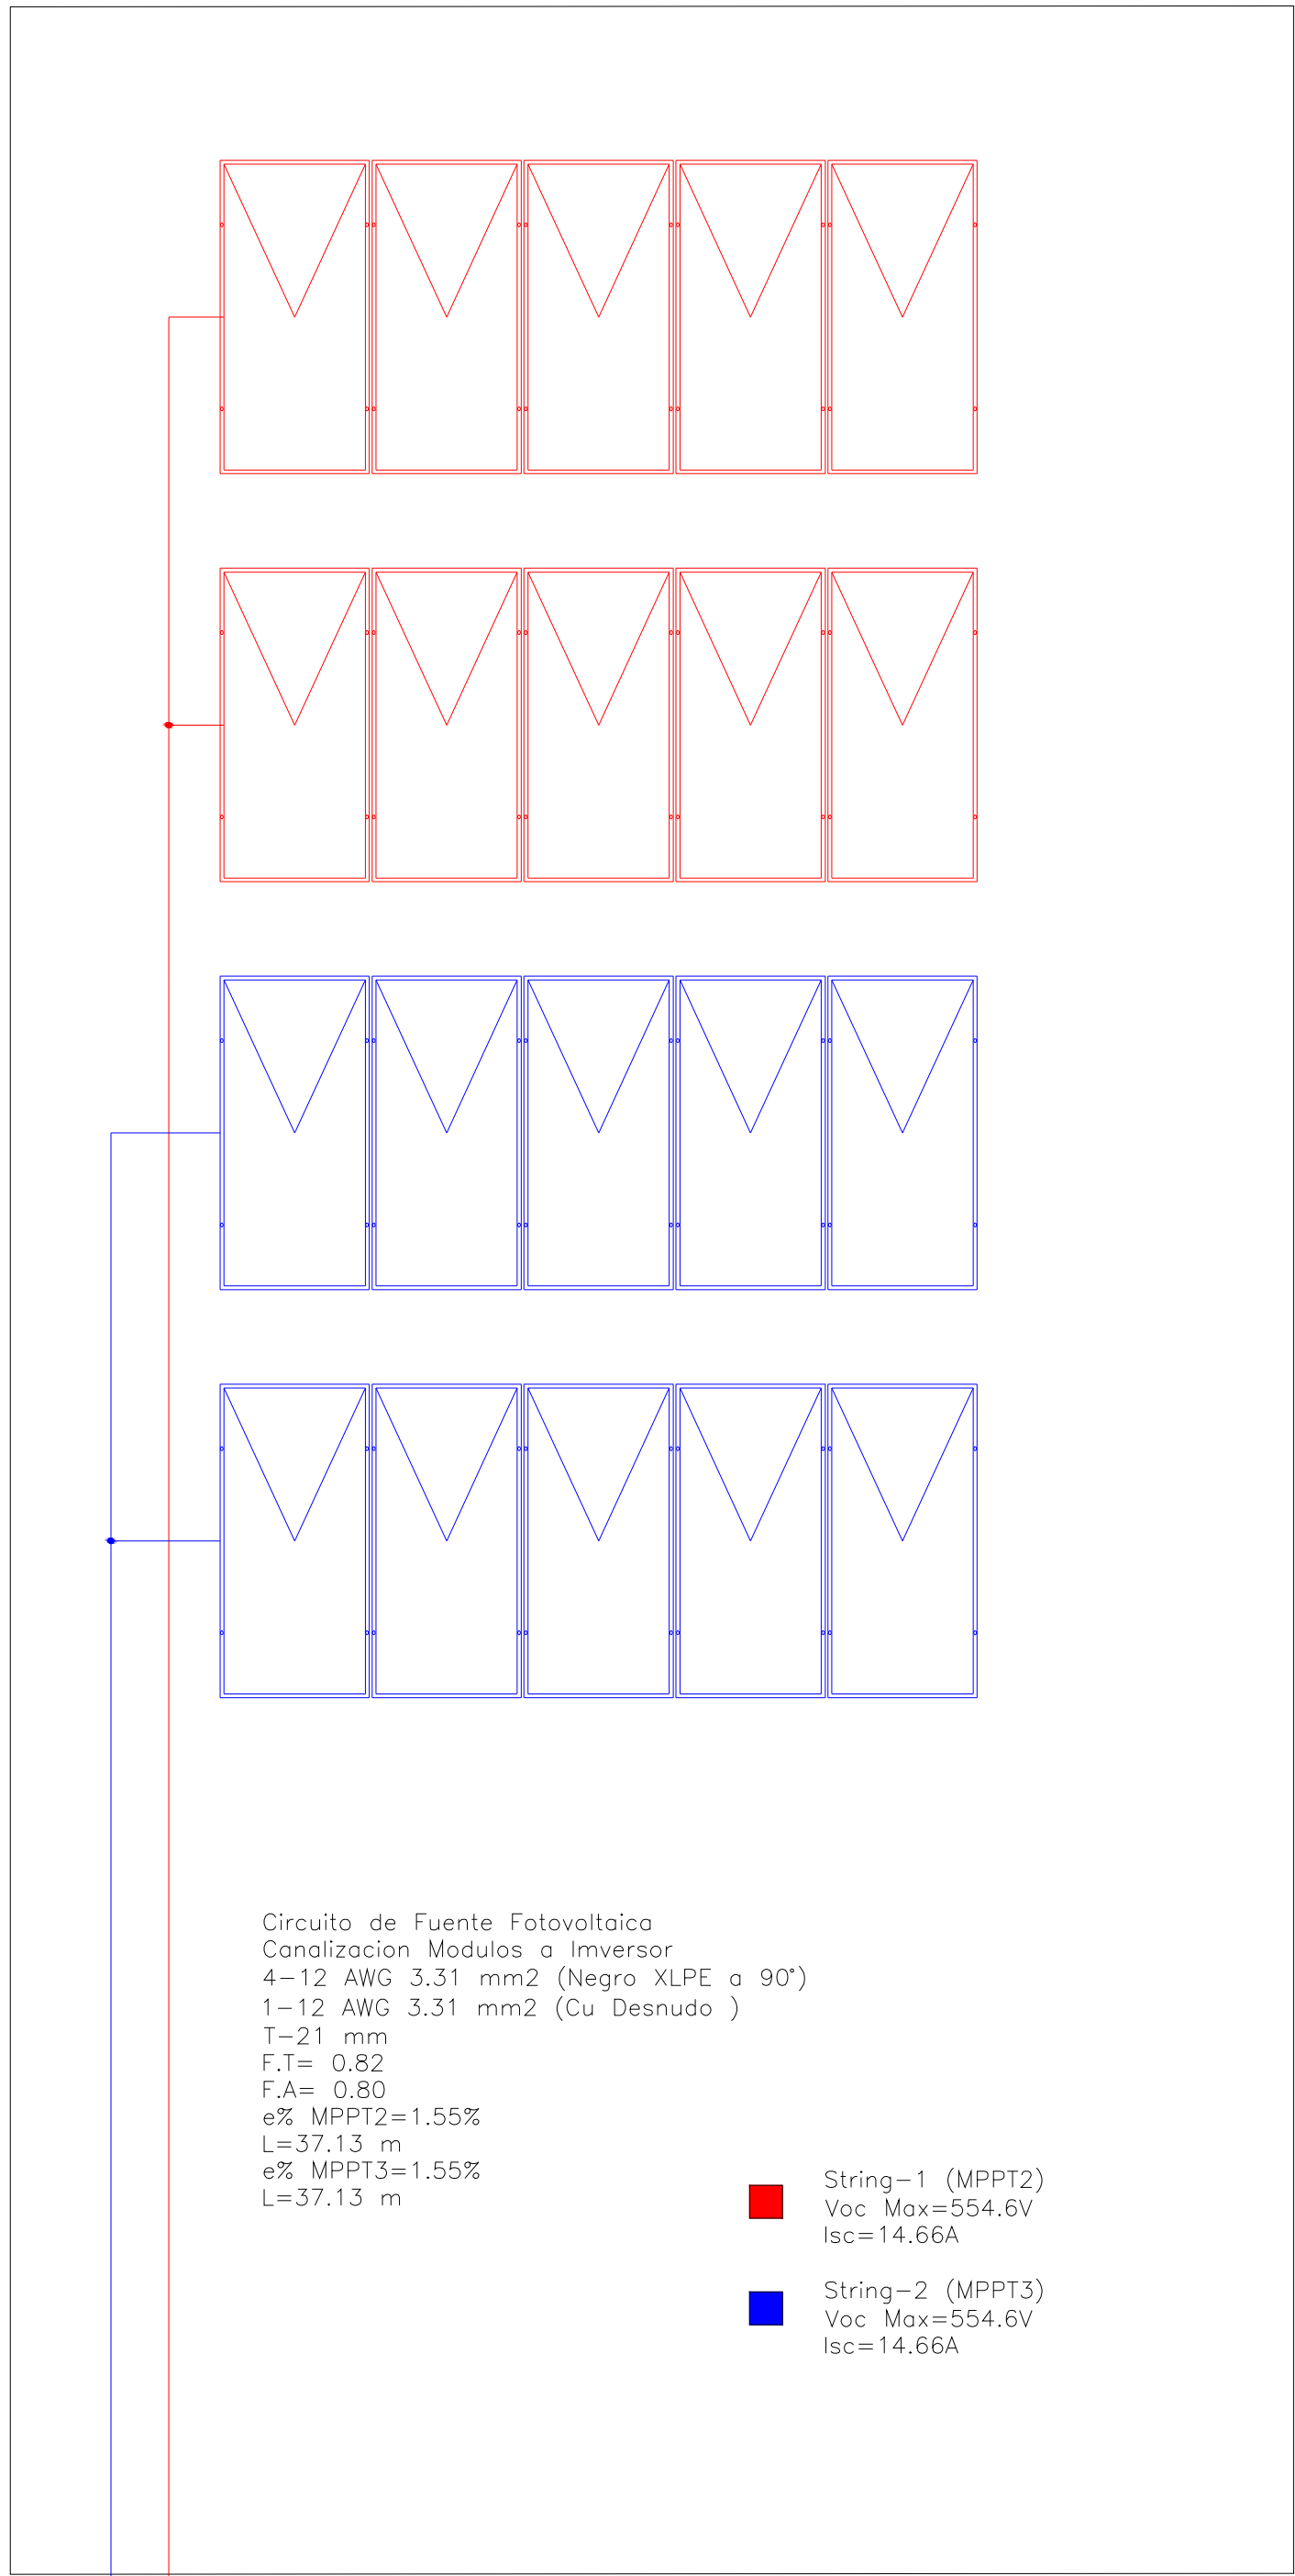

SIMBOLOGIA ELECTRICA			
TAB. "A"	TABlero DE DISTRIBUCION DE 20 ESPACIOS MCA. SQUARE D MOD. QO120L125G.	PROTECTOR DE DESCARGAS ATMOSFERICAS DE 2 POLOS MCA. DELTA No. LA302DC	PROTECTOR DE SOBRETENSION EN CC
TAB. "B"	TABlero DE DISTRIBUCION DE 20 ESPACIOS MCA. SQUARE D MOD. QO312L125G, EXISTENTE.	PROTECTOR DE DESCARGAS ATMOSFERICAS DE 2 POLOS MCA. DELTA No. LA302R	PROTECTOR DE SOBRETENSION EN CA
TAB. "PPAL"	TABlero DE DISTRIBUCION DE 20 ESPACIOS MCA. SQUARE D MOD. QO3100BNS.	PANEL SOLAR MCA. CANADIAN SOLAR MOD. TOPHIKJ6 DE 620W	
INVERSOR	INVERSOR MOD. MIN 10000 TL-X2 DE 150.00 WATTS.	MEDIDOR BIDIRECCIONAL	
	MINI INTERRUPTOR DE TIPO RIEL PARA CD CAPACIDAD VARIA DE ACUERDO A CALCULO	MINI INTERRUPTOR DE TIPO RIEL PARA CA CAPACIDAD VARIA DE ACUERDO A CALCULO	
	CABLE FOTOVOLTAICO SOLAR MCA LEADER	TUBERIA GALVANIZADA PARED DELGADA DE ACUERDO A CALCULO	

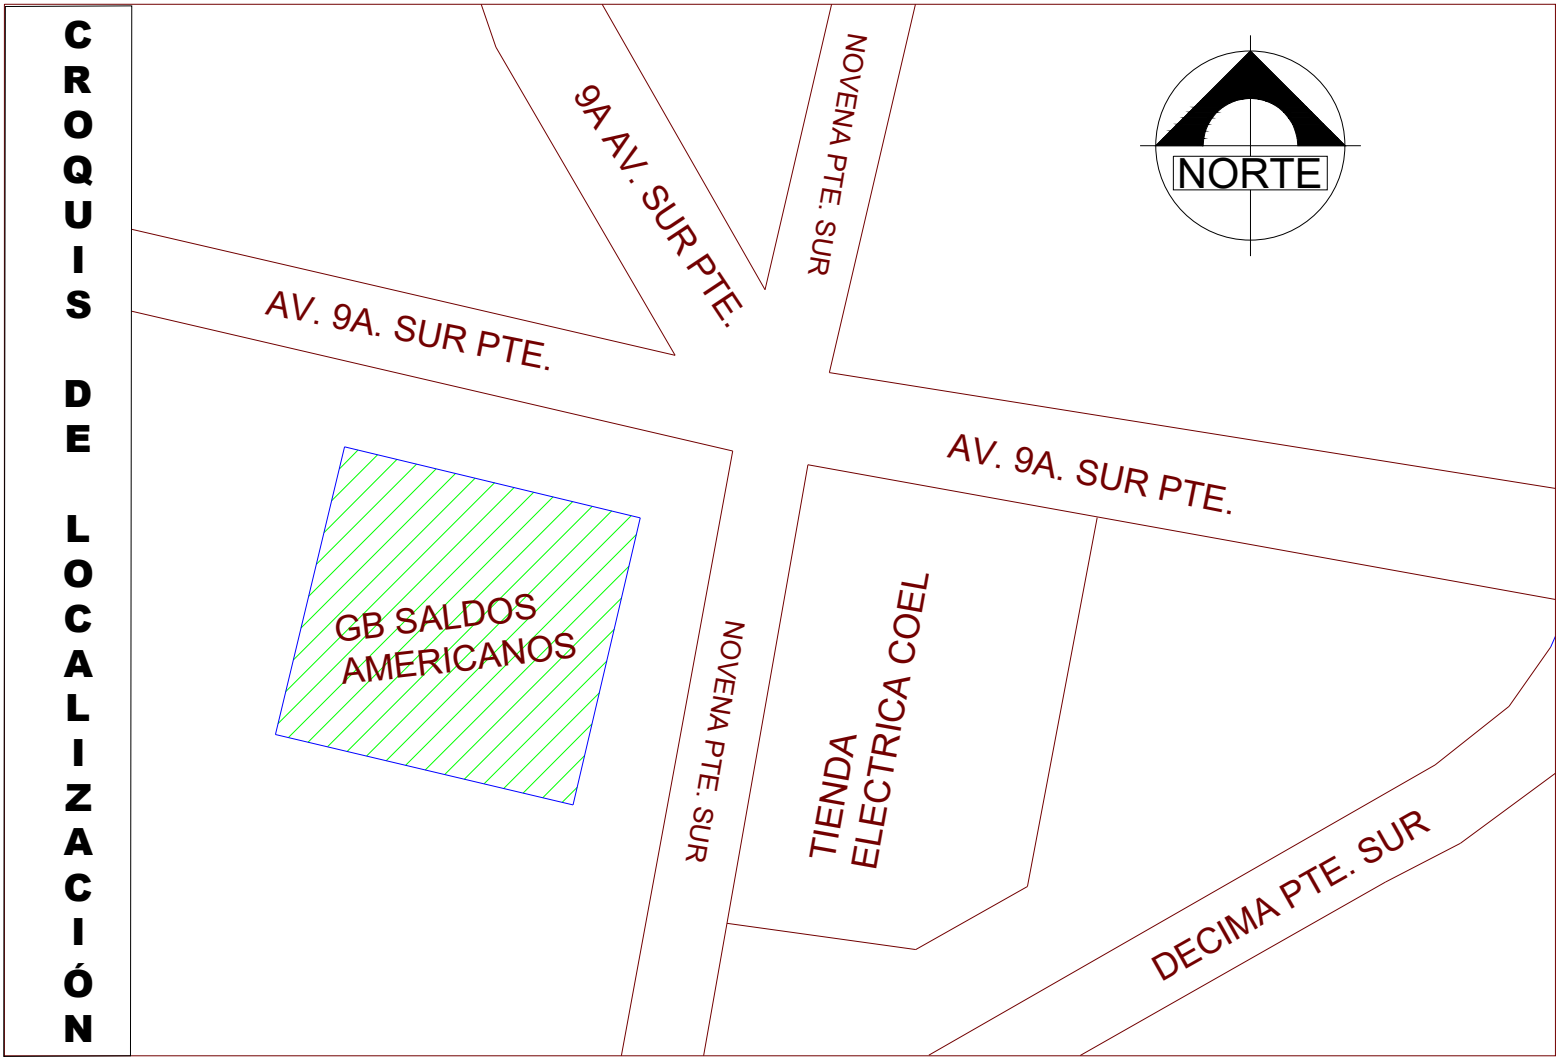

— PLANO DIAGRAMA UNIFILAR —

LA COMISION FEDERAL DE ELECTRICIDAD DIVISION DE DISTRIBUCIÓN SURESTE,
CERTIFICA HABER REVISADO Y AUTORIZADO EL PRESENTE PROYECTO DE ELECTRIFICACIÓN
CON VIGENCIA DE UN AÑO A PARTIR DEL DÍA ____ DEL MES DE _____ DEL AÑO ____.

AUTORIZÓ:

ING. ADAN MARIO AQUINO RODRIGUEZ
SUPERINTENDENTE DE SUMINISTRO BASICO ZONA TUXTLA

OBRA: INSTALACION DE PANELES SOLARES
" BODEGA GB SALDOS AMERICANOS "

CONSTRUCCIONES Y SOLUCIONES ELECTRICA VICTORIA SA DE CV
UBICACIÓN: 9A SUR PTE # 1 007, 9 PTE Y ESQUINA LAS TERRAZAS.
TUXTLA GUTIÉRREZ, CHIAPAS

DIGITALIZÓ: ING. N.E.B.I. TEL.: 961 236 01 20	RESPONSABLE TÉCNICO: ING. HORACIO ISAAC ESPINOSA MOTA CED. PROF.	ESCALA: 1: 125 FECHA: SEPTIEMBRE 2024 PLANO: 1 DE 1
---	--	--